


図面番号	工事名	種別図面	縮尺	設計・年月	課長	補佐	係長	主任	担当	出雲市都市建設部建築住宅課	
多岐行政センター E-3	令和8年度 出雲市公共施設照明LED化工事（屋内 佐田・多岐・湖陵）	電灯平面図（1階）	NS	R 8. 4						設計者	



・・・更新対象外の部屋を示す。

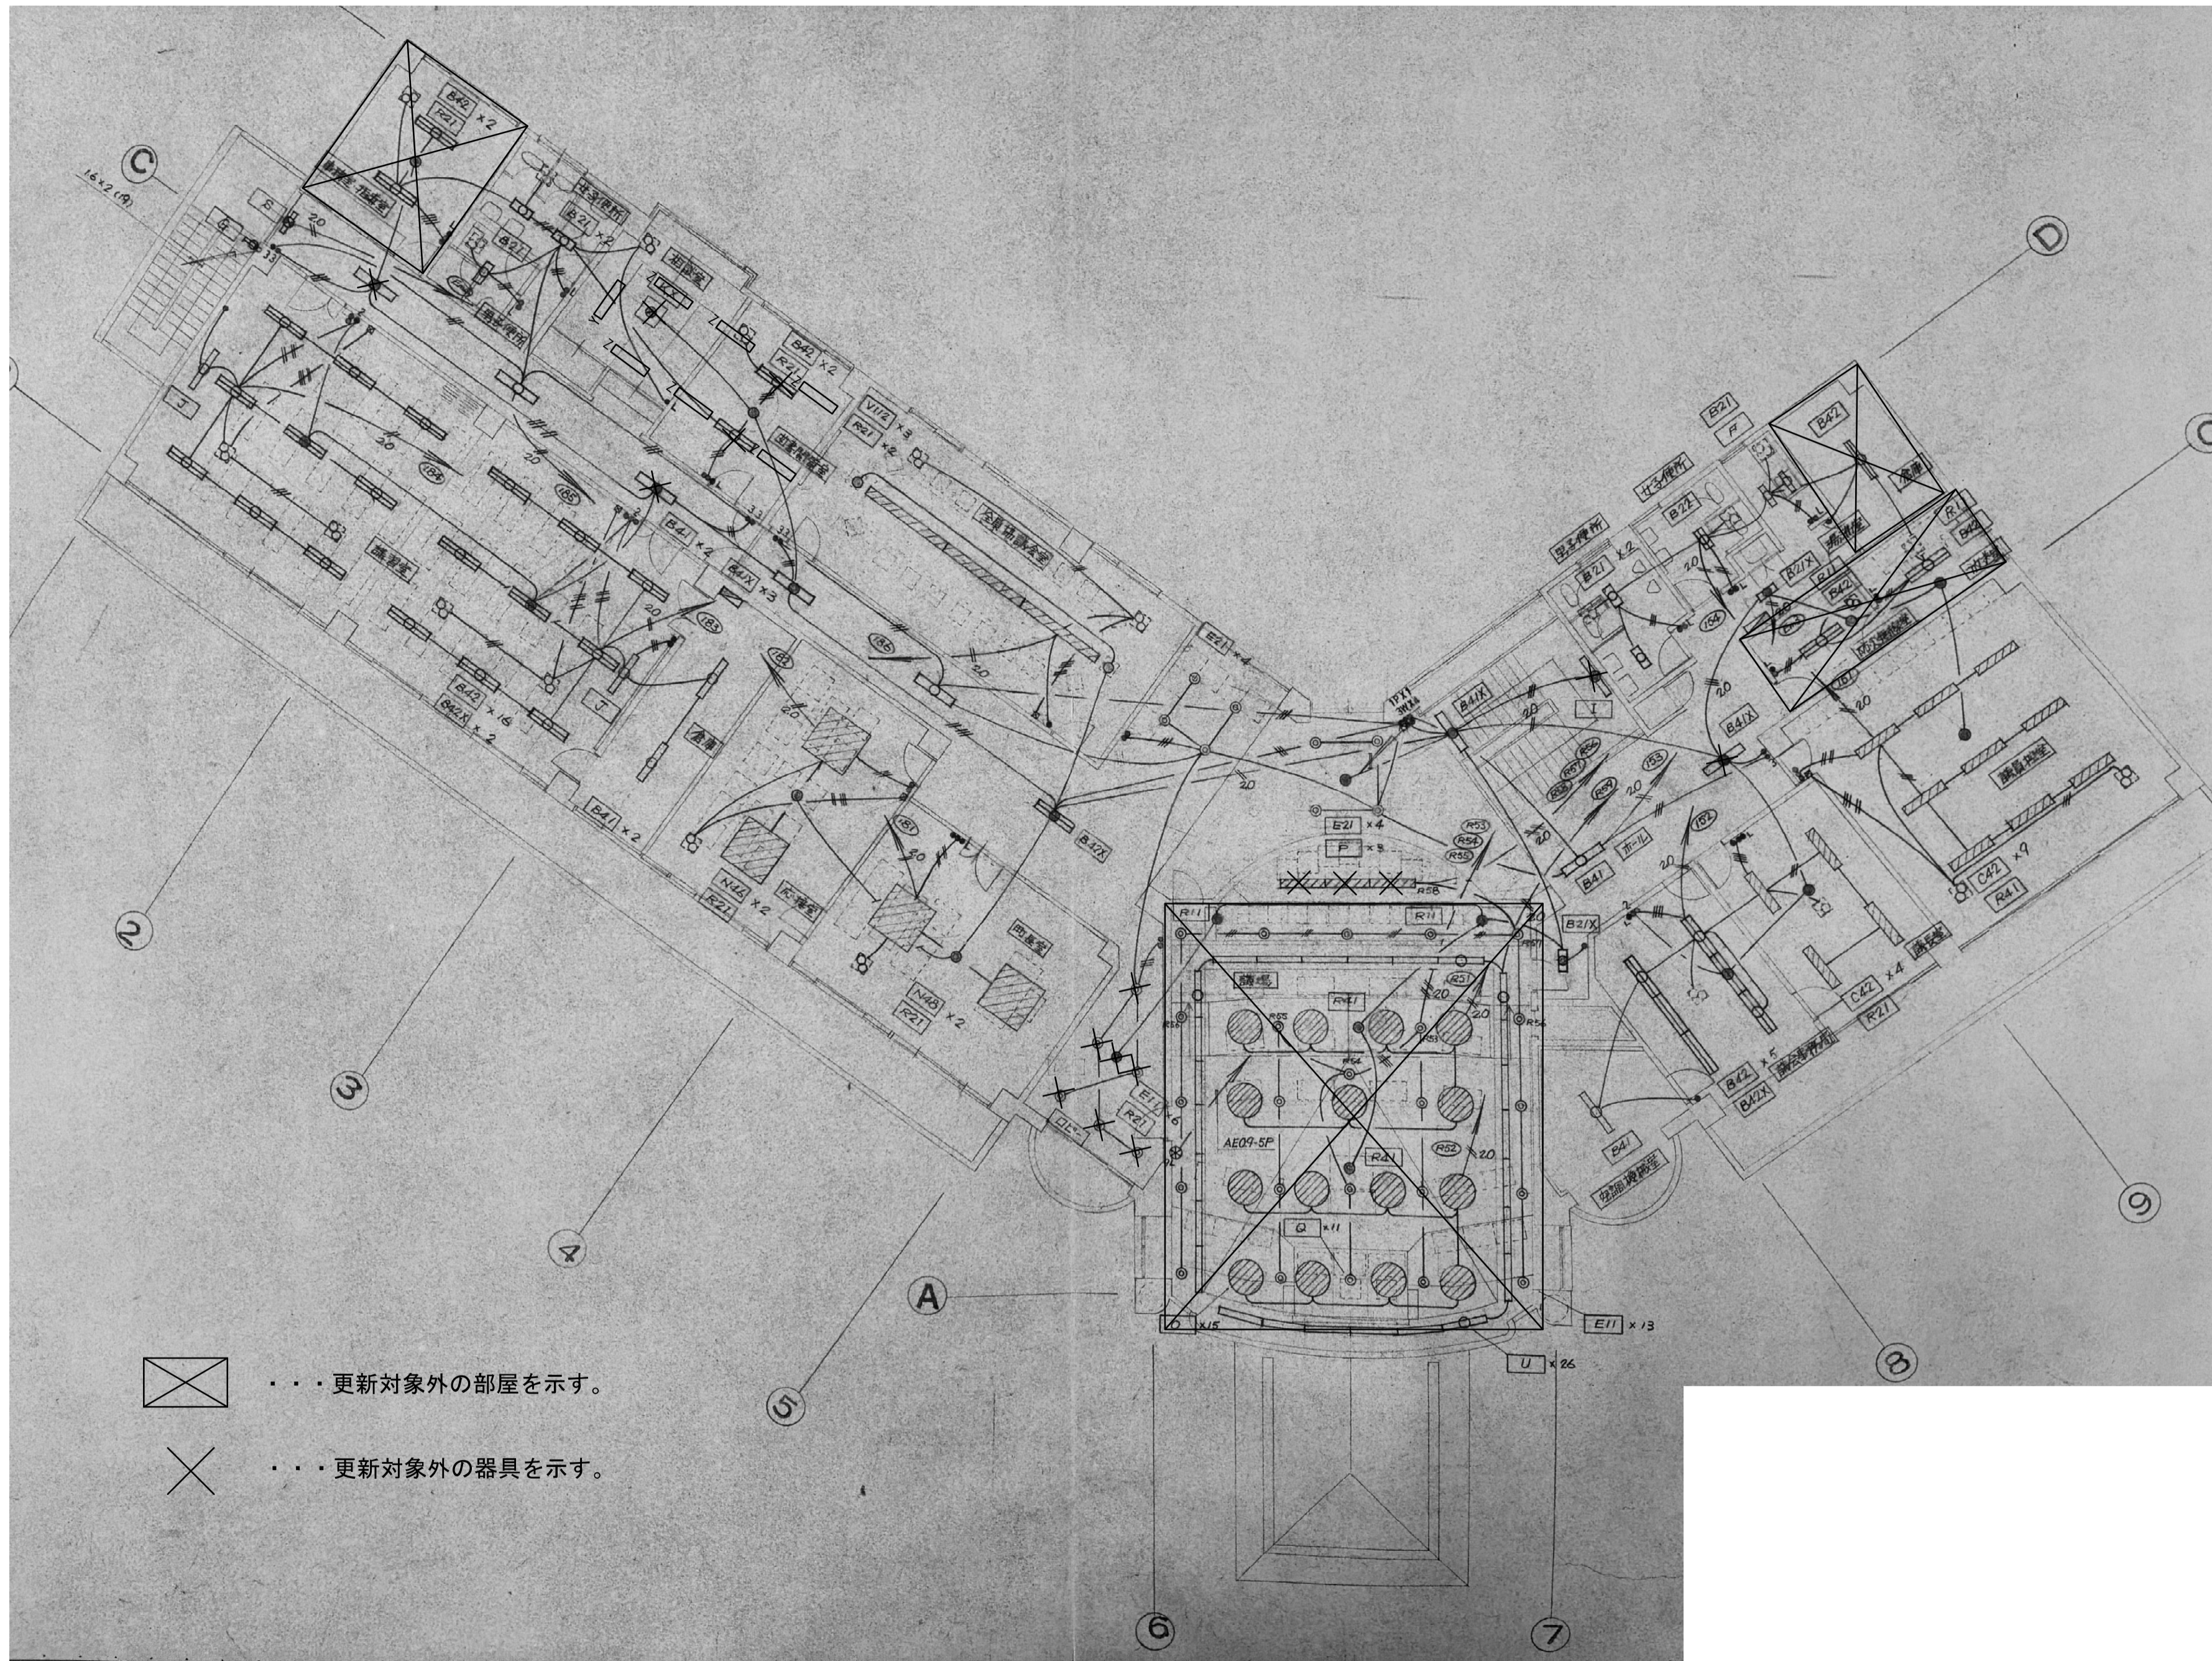

・・・更新対象外の器具を示す。

図面番号	工事名	種別図面	縮尺	設計・年月	課長	補佐	係長	主任	担当	出雲市都市建設部建築住宅課	
多岐行政センター E-4	令和8年度 出雲市公共施設照明LED化工事（屋内 佐田・多岐・湖陵）	電灯平面図（2階）	NS	R 8. 4						設計者	