


- 足場凡例
- (A) 移動式足場 (1基)  
 枠寸法 1800 x 1500 程度  
 作業床高さ H = 3.5 m 程度
  - (B) 移動式足場 (1基)  
 枠寸法 1800 x 1500 程度  
 作業床高さ H = 10.0 m 程度
  - (C) 移動式足場 (1基)  
 枠寸法 1800 x 1500 程度  
 作業床高さ H = 13.5 m 程度
- ステージ、アリーナの養生はコンパネ厚 t = 12mm + ビニルシートとする。

特記事項

1	増設の配線は下記に示す。 IV16X2(11) IV16X3(11) IV16X4(11)
2	コンクリート配線は IV20X2(19) と #3。
3	

図面番号	工事名	図面種別	縮尺	設計年月	課長	主査	課長補佐	係長	担当	
湖陵中学校 E-3	令和8年度 出雲市公共施設照明LED化工事(屋内 佐田・多伎・湖陵)	屋内運動場1階平面図		R8.4						出雲市都市建設部建築住宅課

2階平面図 1:100

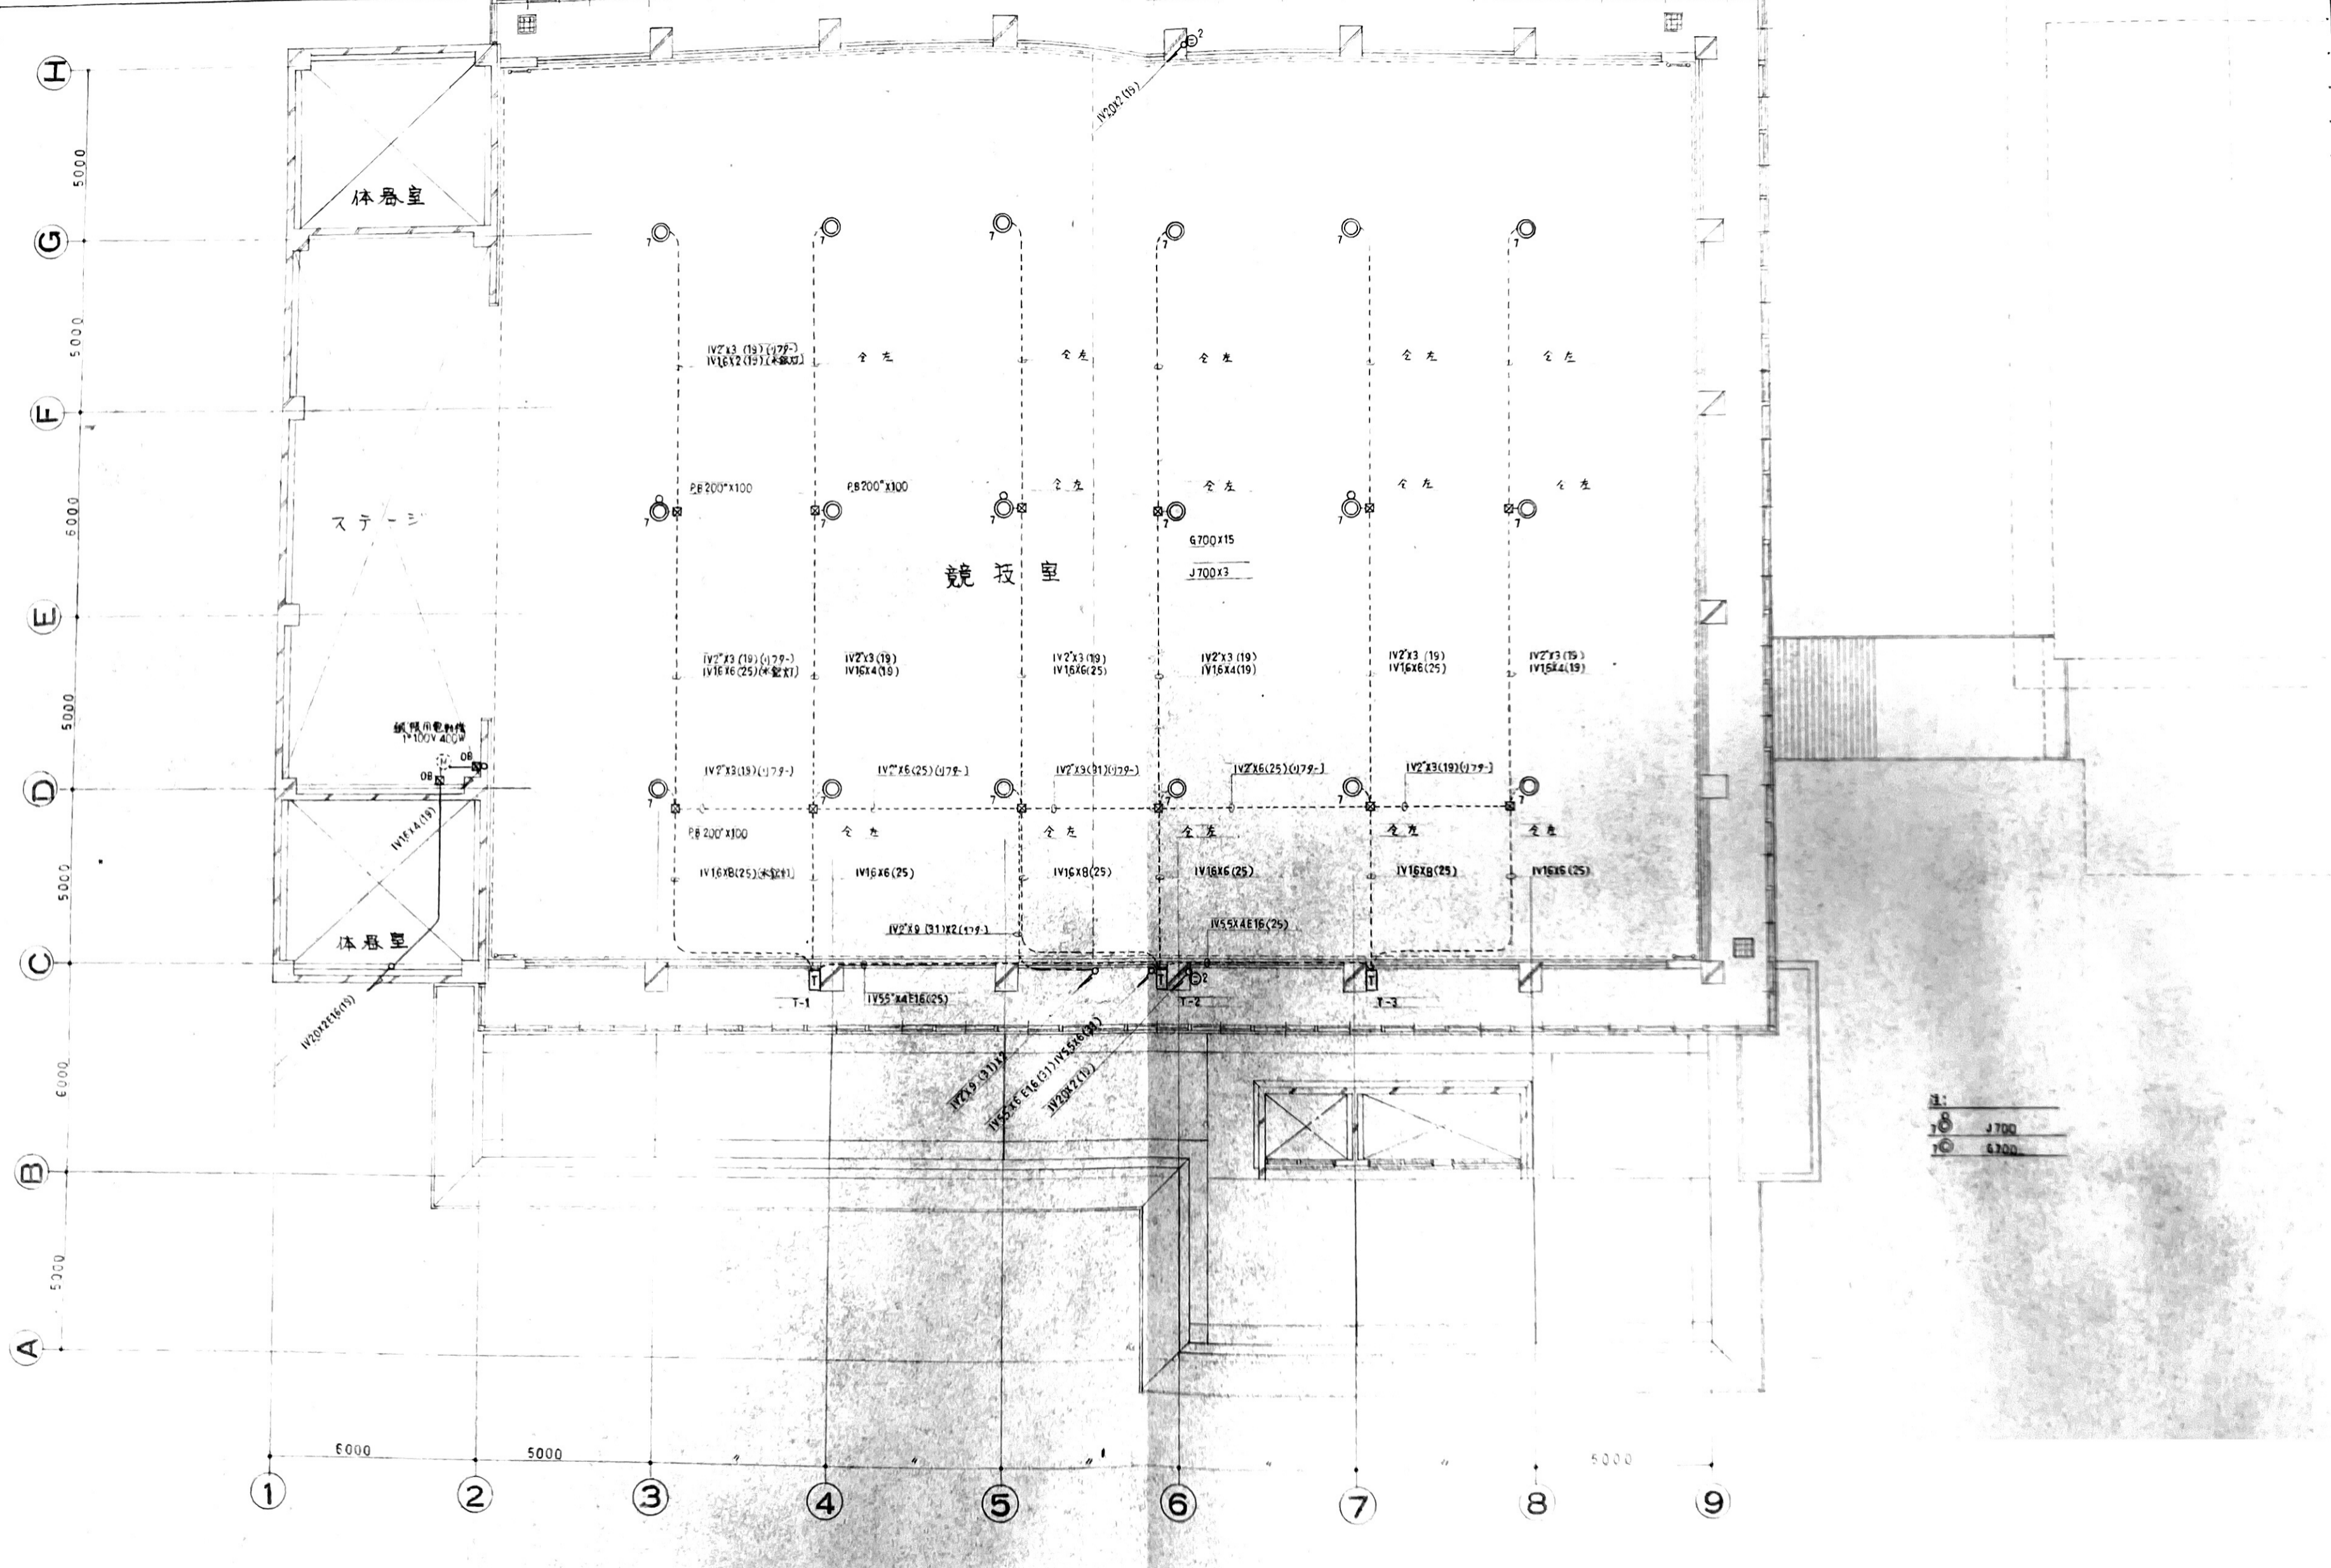


① J700  
 ② J700  
 ③ G700

図面番号	工事名	図面種別	縮尺	設計年月	課長	主査	課長補佐	係長	担当	出雲市都市建設部建築住宅課	
湖陵中学校 E-4	令和8年度 出雲市公共施設照明LED化工事(屋内 佐田・多伎・湖陵)	屋内運動場 2階平面図		R8.4							

特記事項

更新器具は構造体から吊りボルトにより支持すること。  
 既設配線は絶縁測定後、再度端末処理を行うこと。  
 余長がない場合は監督員と協議すること。  
 機器更新後、照度測定及び制御機能の確認を行うこと。  
 安定器は型番等を確認しPCBの含有の有無を監督員に報告すること。  
 高天井照明は施工図及び取付器具の荷重計算書を提出すること。  
 ボルトにゆるみ止め剤を塗布すること、完成図書にトルク管理表を添付すること。  
 既設器具等は事前に現地確認を行い報告書を提出すること。


記号	既設器具	ランプ種類	x	灯数	台数	公共品番	参考器具品番 (パナソニック)	参考器具品番 (東芝)
A42	富士型	FL40	x	2	4	LSS10-4-48		
A41	富士型	FL40	x	1	8	LSS9-4-23		
A21	富士型	FL20	x	1	2	LSS9-2-15		
B24	スクエア埋込 640	FL20	x	4	3		NNF57500CLT9	LEKR763501FN - LD9
C1102	富士型	FL110	x	2	5		AFX800DENRZ2	LEET-81201F-BD2+LEEM-81003N-01
D41	片反射笠	FL40	x	1	2	LSS1-4-23		
E41	壁ブラケットWP	FL40	x	1	2	LBF3MP/RP-4-20		
F21	壁ブラケットWP	FL20	x	1	6	LBF3MP/RP-2-06		
G60	天井ブラケットWP	IL60	x	1	1		LGW85014WF	LEDB88920+LDA6N - H - E17 / S / 60W2
H15	ミラーライト	FL15	x	1	2		LGB85042LE1	LEDB83128+LDM20SSN / 10 / 10 - 01
I700	高天井器具	MF700	x	1	9		NYM20223LR2+NYK00117+00115	LEDJ - 25005N - LD2+LEDX - 10071G+10060G+LEDX - 20052W - 500
I400	高天井器具				8		NYM20222LR2+NYK00117+00115	LEDJ-21005N-LD9+LEDX - 10071G+10060G+LEDX - 20052W - 500
ステージ照明調光リモコン							NK25091+NQ23185K	TTFBTB02A

図面番号	工 事 名	図 面 種 別	縮 尺	設計年月	課長	主査	課長補佐	係長	担当	
多伎中学校 E-1	令和8年度 出雲市公共施設照明LED化工事(屋内 佐田・多伎・湖陵)	機器更新表		R8.4						 出雲市都市建設部建築住宅課

A42	FL 40 <sup>W</sup> -2 SUH	110W 609×609 器具深 200			
A41	40 <sup>W</sup> -1 UH	B24	FL 20 <sup>W</sup> -4 GH	C1102	FL 110 <sup>W</sup> -2 SUH (200V)
A21	20 <sup>W</sup> -1 GH				
D41	FL 40 <sup>W</sup> -1 UH	E41	FL 40 <sup>W</sup> -1 UH (WP)	F21	FL 20 <sup>W</sup> -1 (WP)
G60	TL 60 <sup>W</sup> (WP)	H15	FL 15 <sup>W</sup> -1	I700	MH 700 <sup>W</sup>
J500	IL 500 <sup>W</sup> (100V)				

図面番号	工事名	図面種別	縮尺	設計年月	課長	主査	課長補佐	係長	担当	
多伎中学校 E-2	令和8年度 出雲市公共施設照明LED化工事(屋内 佐田・多伎・湖陵)	屋内運動場既設照明姿図		R8.4						出雲市都市建設部建築住宅課

- 足場凡例
- (A) 移動式足場(1基)  
 枠寸法1800×1500程度  
 作業床高さH=3.5m程度
  - (B) 移動式足場(1基)  
 枠寸法1800×1500程度  
 作業床高さH=8.5m程度
  - (C) 移動式足場(1基)  
 枠寸法1800×1500程度  
 作業床高さH=11.0m程度
- ステージ、アリーナの養生はコンパネ厚 t=12mm+ビニルシートとする。

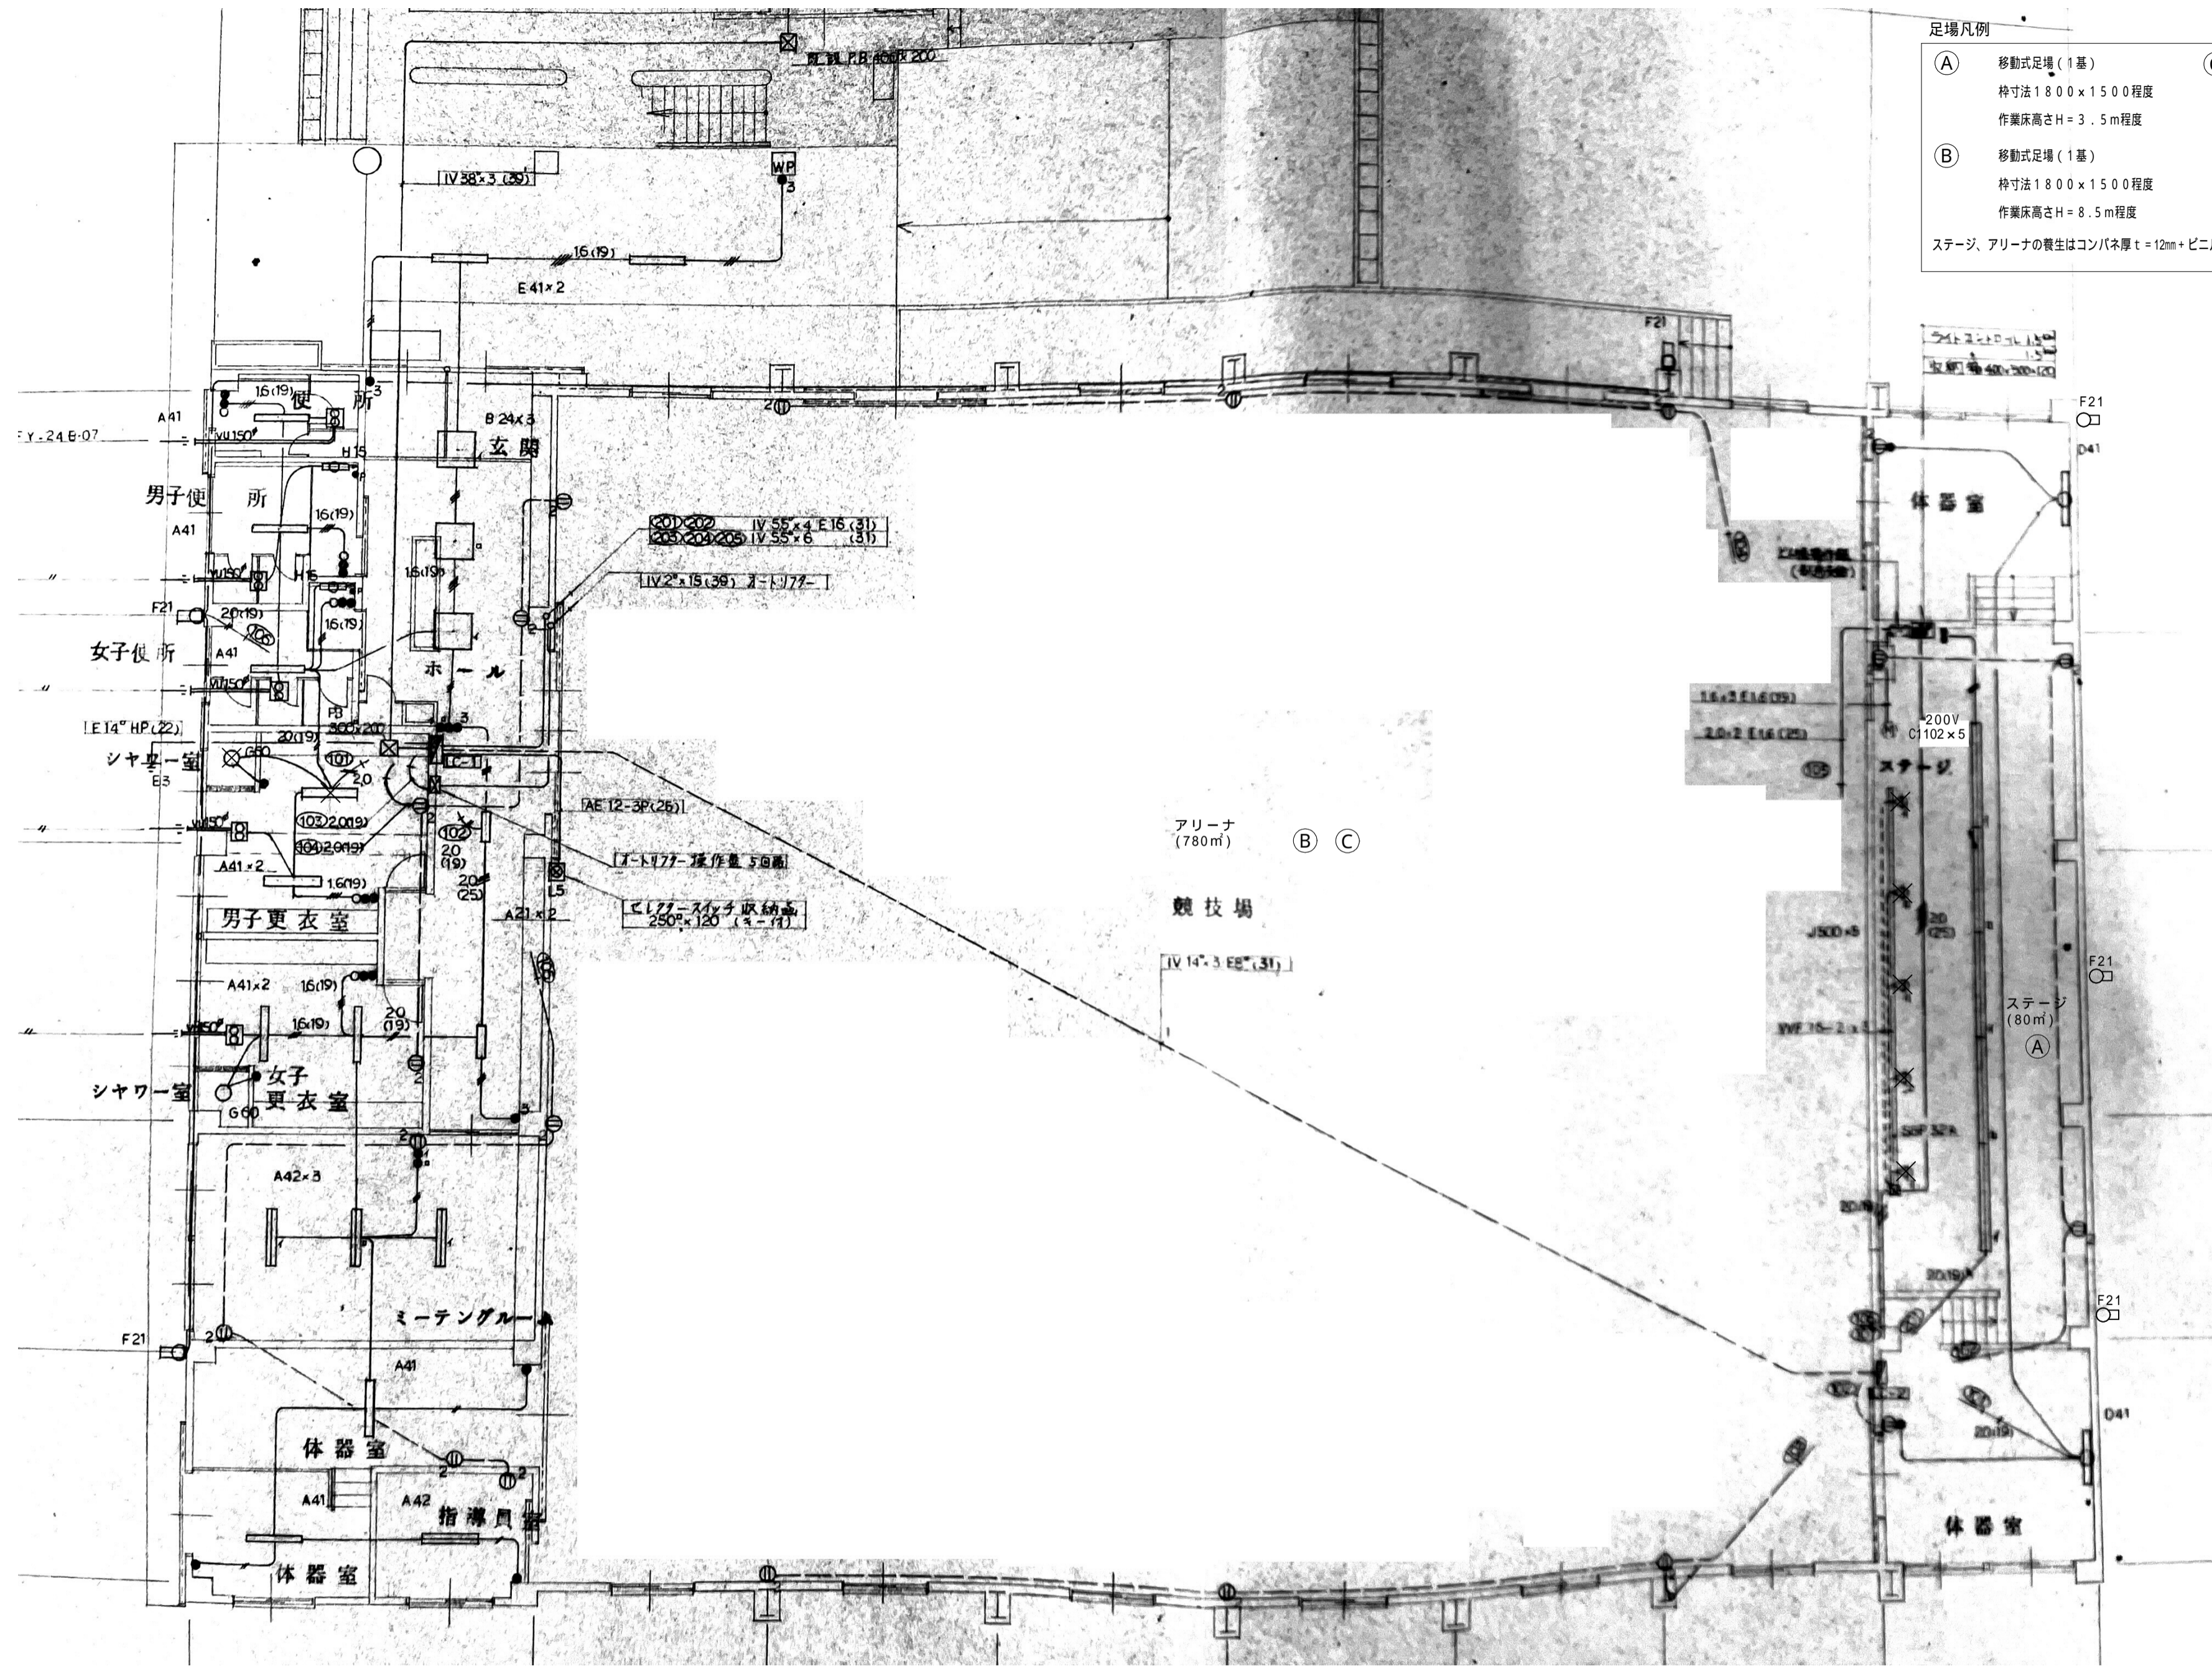

図面番号	工事名	図面種別	縮尺	設計年月	課長	主査	課長補佐	係長	担当	出雲市都市建設部建築住宅課	
多伎中学校 E-3	令和8年度 出雲市公共施設照明LED化工事(屋内 佐田・多伎・湖陵)	屋内運動場1階平面図		R8.4							