



照明器具表		照明器具	
器具名	器具仕様	器具名	器具仕様
男子トイレ	H181X4, F50X1	器具仕様	G321X12, a13X1
廊下	G321X2, K1-1R54-J10X1, a85X1	消火栓P-プロフ	1321
エントランスホール	A362X1, B321X6, a85X2, K1-1R54-J10X2, A322X8	消火栓	R100X1
男子更衣室(1)	FRS11-D271X2	器具仕様	K321X1
女子更衣室	FRS11-D271X1	器具仕様(2)	1322X15, 1321X5
洗面室	G321X1	器具仕様(2)	K1-FCL-30X1, K1-FBF10-202X2, K1-1R54-J10X1
洗面室下	FRS11-D181X1	器具仕様(2)	FRS15-321X9, G321X17, K1-1R54-J10X8, B081X5
洗面室下	FRS11-D181X1	器具仕様(3)	K1-FRS2-202X1, K1-FBF10-202X1, F321X1
洗面室下	FRS15-322X4, K1-1R54-J10X1	器具仕様(3)	1322X26, 1321X10
洗面室下	FRS4-205X1, a13X1	器具仕様(1)	1322X26, 1321X10
洗面室下	FRS11-D181X1	器具仕様	F321X4
洗面室下	FRS11-D271X1	器具仕様	V321X2
洗面室下	FRS11-D271X2, FRS11-D271X2, 下下付X6, K1-1R54-J10X7	器具仕様	F321X2
洗面室下	FRS11-D271X2, FRS11-D271X2, 下下付X8, K1-1R54-J10X9	器具仕様	FRS15-322X2
洗面室下	FRS11-D271X4, FRS11-D271X2, 下下付X4, K1-1R54-J10X5	器具仕様	13C2HP-40X1
洗面室下	FRS15-321X2	器具仕様	FRS15-322X3, K1-1R54-J10X1
洗面室下	FRS15-321X2, G321X4, F661-201X2	器具仕様	*321X1
洗面室下	FRS2-202X1	器具仕様(1)	A362X3, K1-1R54-J23X1, a182X1
洗面室下	S271X2, 1X1	器具仕様	E300X7, N60X3
洗面室下	13C2HP-40X3, F664MP-202X1	器具仕様	L131X10
洗面室下	T60X2		
洗面室下	FRS15-322X1, FRS11-D181X1, K1-1R54-J10X3, FRL5A-P363X6, G321X2		

照明器具表		照明器具	
器具名	器具仕様	器具名	器具仕様
器具仕様	20X2(PF16)	器具仕様	インハイ
器具仕様	20X2 E20(PF16)	器具仕様	
器具仕様	20X4(PF22)	器具仕様	
器具仕様	20X4 E20(PF22)	器具仕様	
器具仕様	1.8X2(PF16)	器具仕様	
器具仕様	1.8X3(PF16)	器具仕様	
器具仕様	1.8X4(PF16)	器具仕様	
器具仕様	1.8X5(PF16)	器具仕様	
器具仕様	1.8X2 E16(PF16)	器具仕様	ロシュツ
器具仕様	1.8X2(18)	器具仕様	
器具仕様	1.8X4(18)	器具仕様	

◎移動式足場(1基)  
 枠寸法1800×1500程度  
 作業床高さH=5.4m程度  
 養生は脚立足場部分と同様とする。

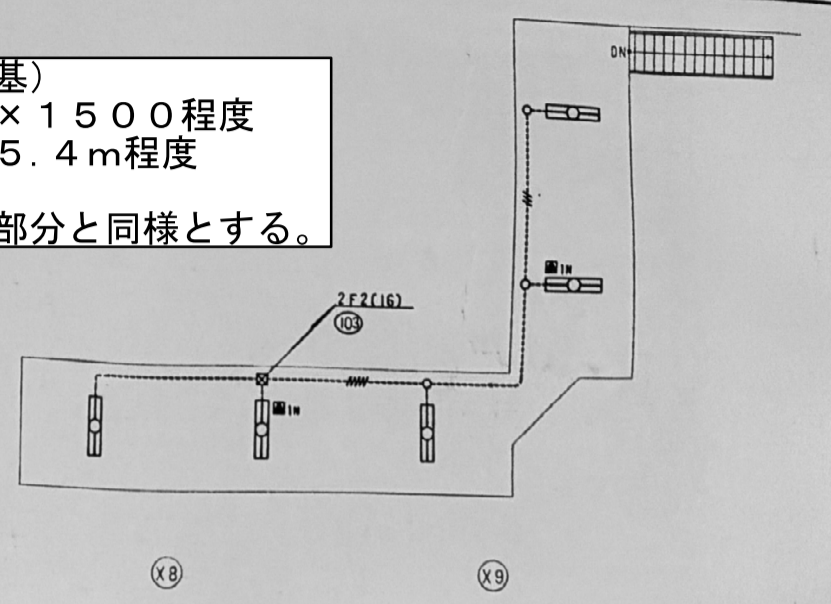

◎: ポーチ、風除室、ホール

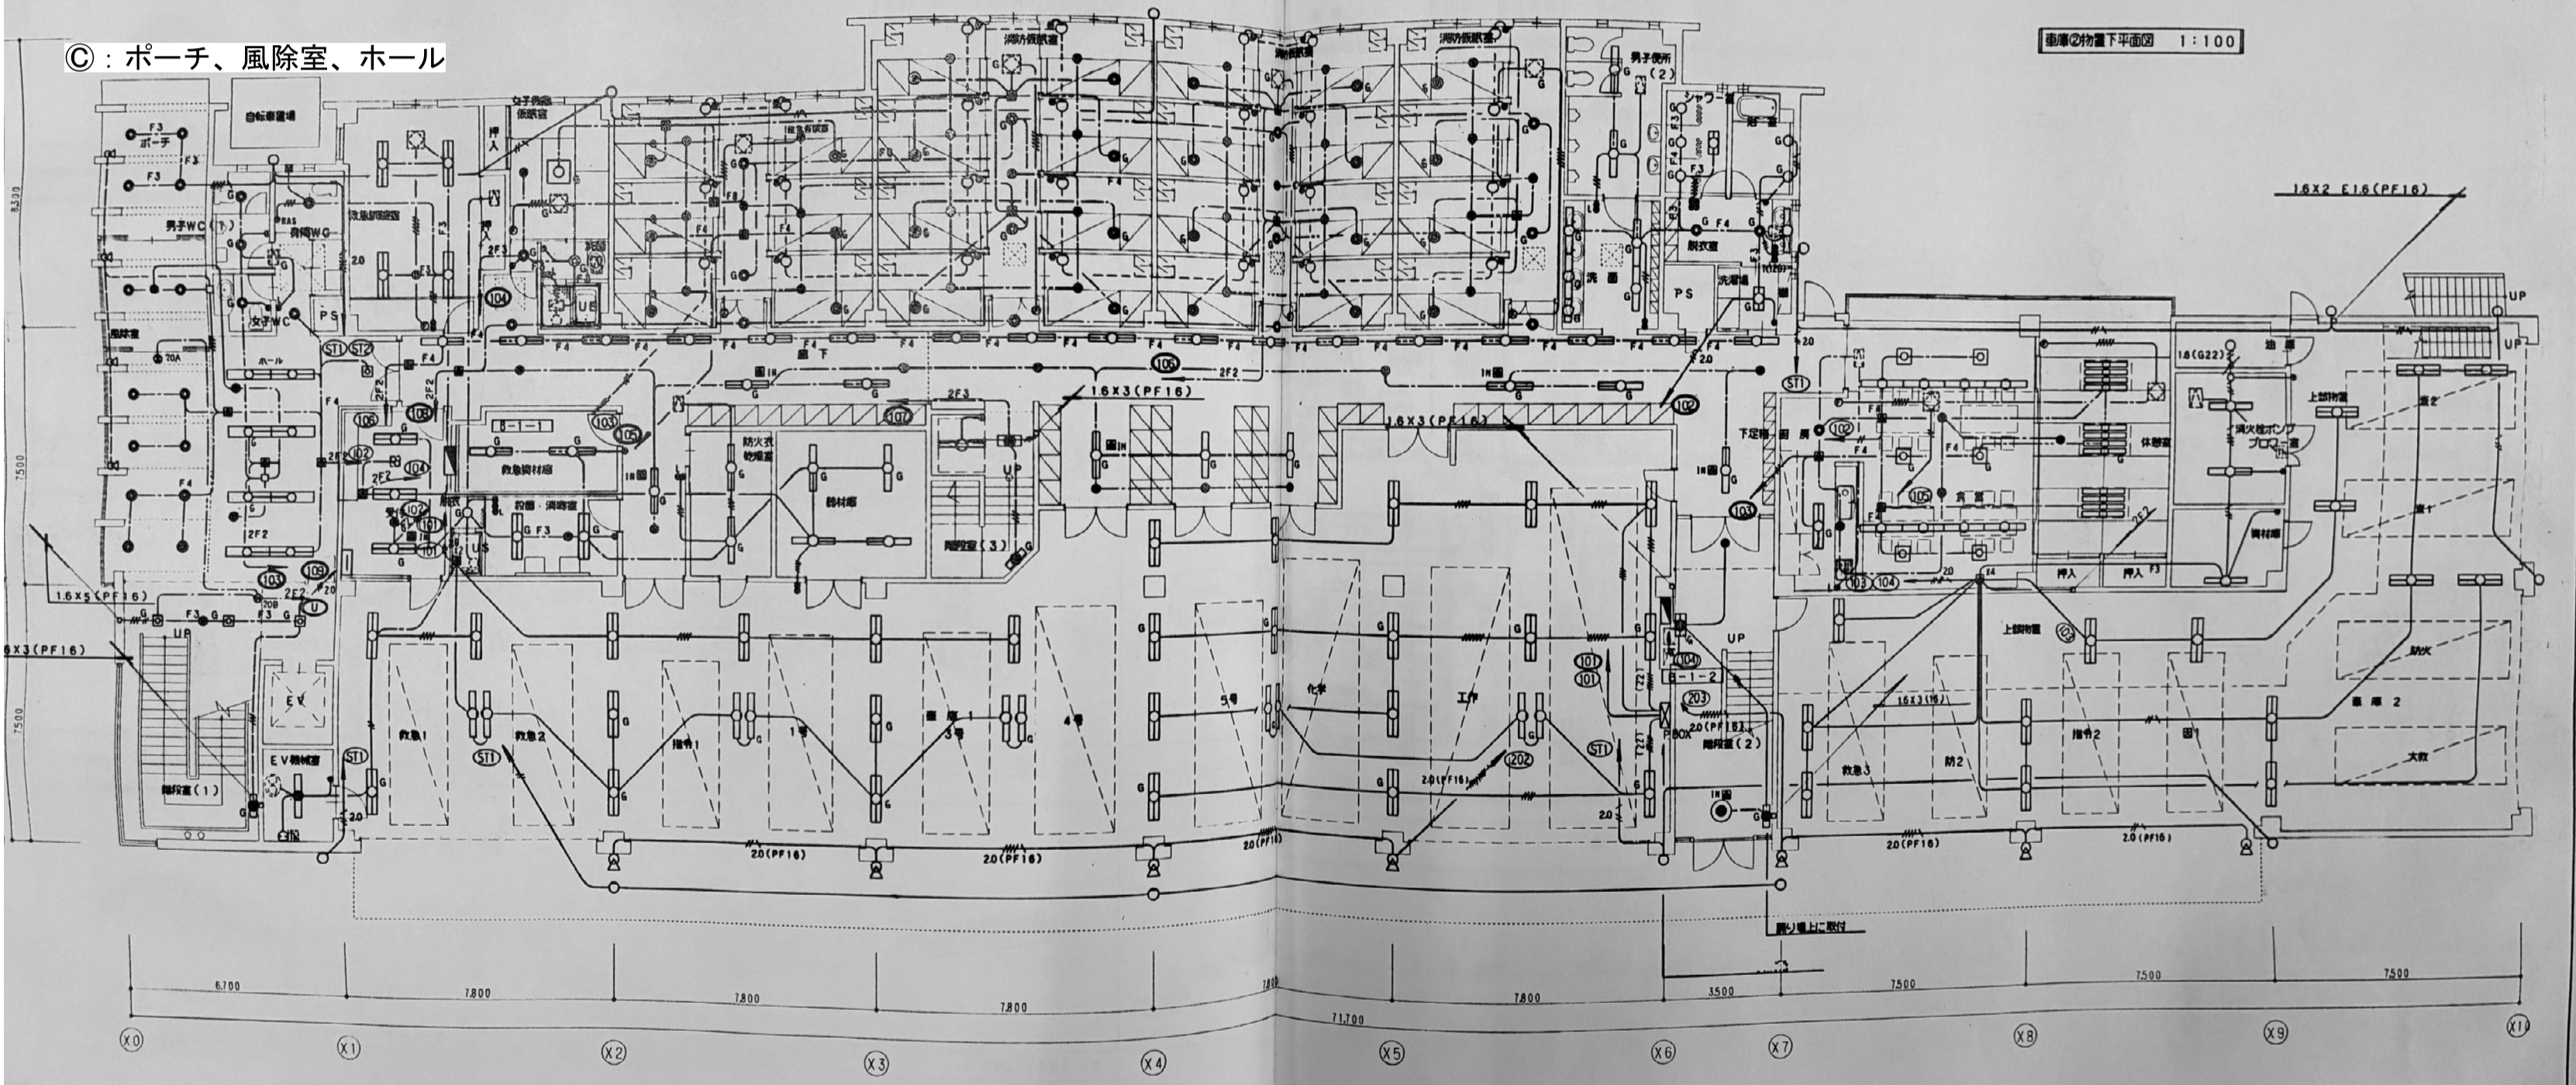

× . . . 更新対象外の器具を示す。

図面番号	工事名	種別図面	縮尺	設計・年月	課長	補佐	係長	主任	担当	出雲市都市建設部建築住宅課
消防本部 E-3	令和8年度 出雲市公共施設照明LED化工事(屋内・出雲)	電灯平面図(1階)	NS	R8.4						