



器具名	器具仕様	器具名	器具仕様
男子便所 (1)	FRS11-D271X2, B321X1, G321X2	器具仕様	P400X9, G400X3, Z150X4, B30X4, K1-1SS4-J23X2
女子便所	FRS11-D271X2, B321X1, G321X2		
S	FBC2-101X1, FRS11-D271X1		
消火器	FR15A-P363X6, K1-1RS4-J10X2		
消火器	F321X4		
消火器	FRS2-202X1		
女子用化粧鏡	FSF4-205X1, K1-1RS4-J10X1		
网上洗面器	K1-FRS2-202X1, W60X1		
网上便所	FRS11-D151X1		
通信用鏡 (5名)	FRS11-D321X5, FRS11-D271X1, 見下灯X5, K1-1RS4-J10X6		
通信用鏡	F322X4		
洗面所	FRS2-202X1, W60X1		
更衣室	S271X1		
男子便所 (2)	FRS15-321X1		
更衣室 (2)	K1-FSS4-202X1, K1-FBF10-202X2		
通信用鏡・通信器	FRS15L3V3-322X3Z, K1-1RS4-J10X3, G321X8		
災害対策鏡	FRS15L3V3-322X10, K1-1RS4-J10X1, G321X4		
会議室	Y322X40 H85X4, K1-1RS4-J10X4		
空調機	X321X1	出入口 赤色灯 X6	
EVホール (1)	FRS11-D423X5, H85X1, K1-1RS4-J10X2		
下	D321X8, Y501X3, B081X3, K1-1RS4-J10X2, K1-1RS4-J23X2		

- ① 移動式足場 (1基)
 枠寸法 1800×1500程度
 作業床高さ H=8.0m程度
 - ② 移動式足場 (1基)
 枠寸法 1800×1500程度
 作業床高さ H=9.0m程度
- 養生はコンパネ厚 t = 12mm + ビニルシートとする。

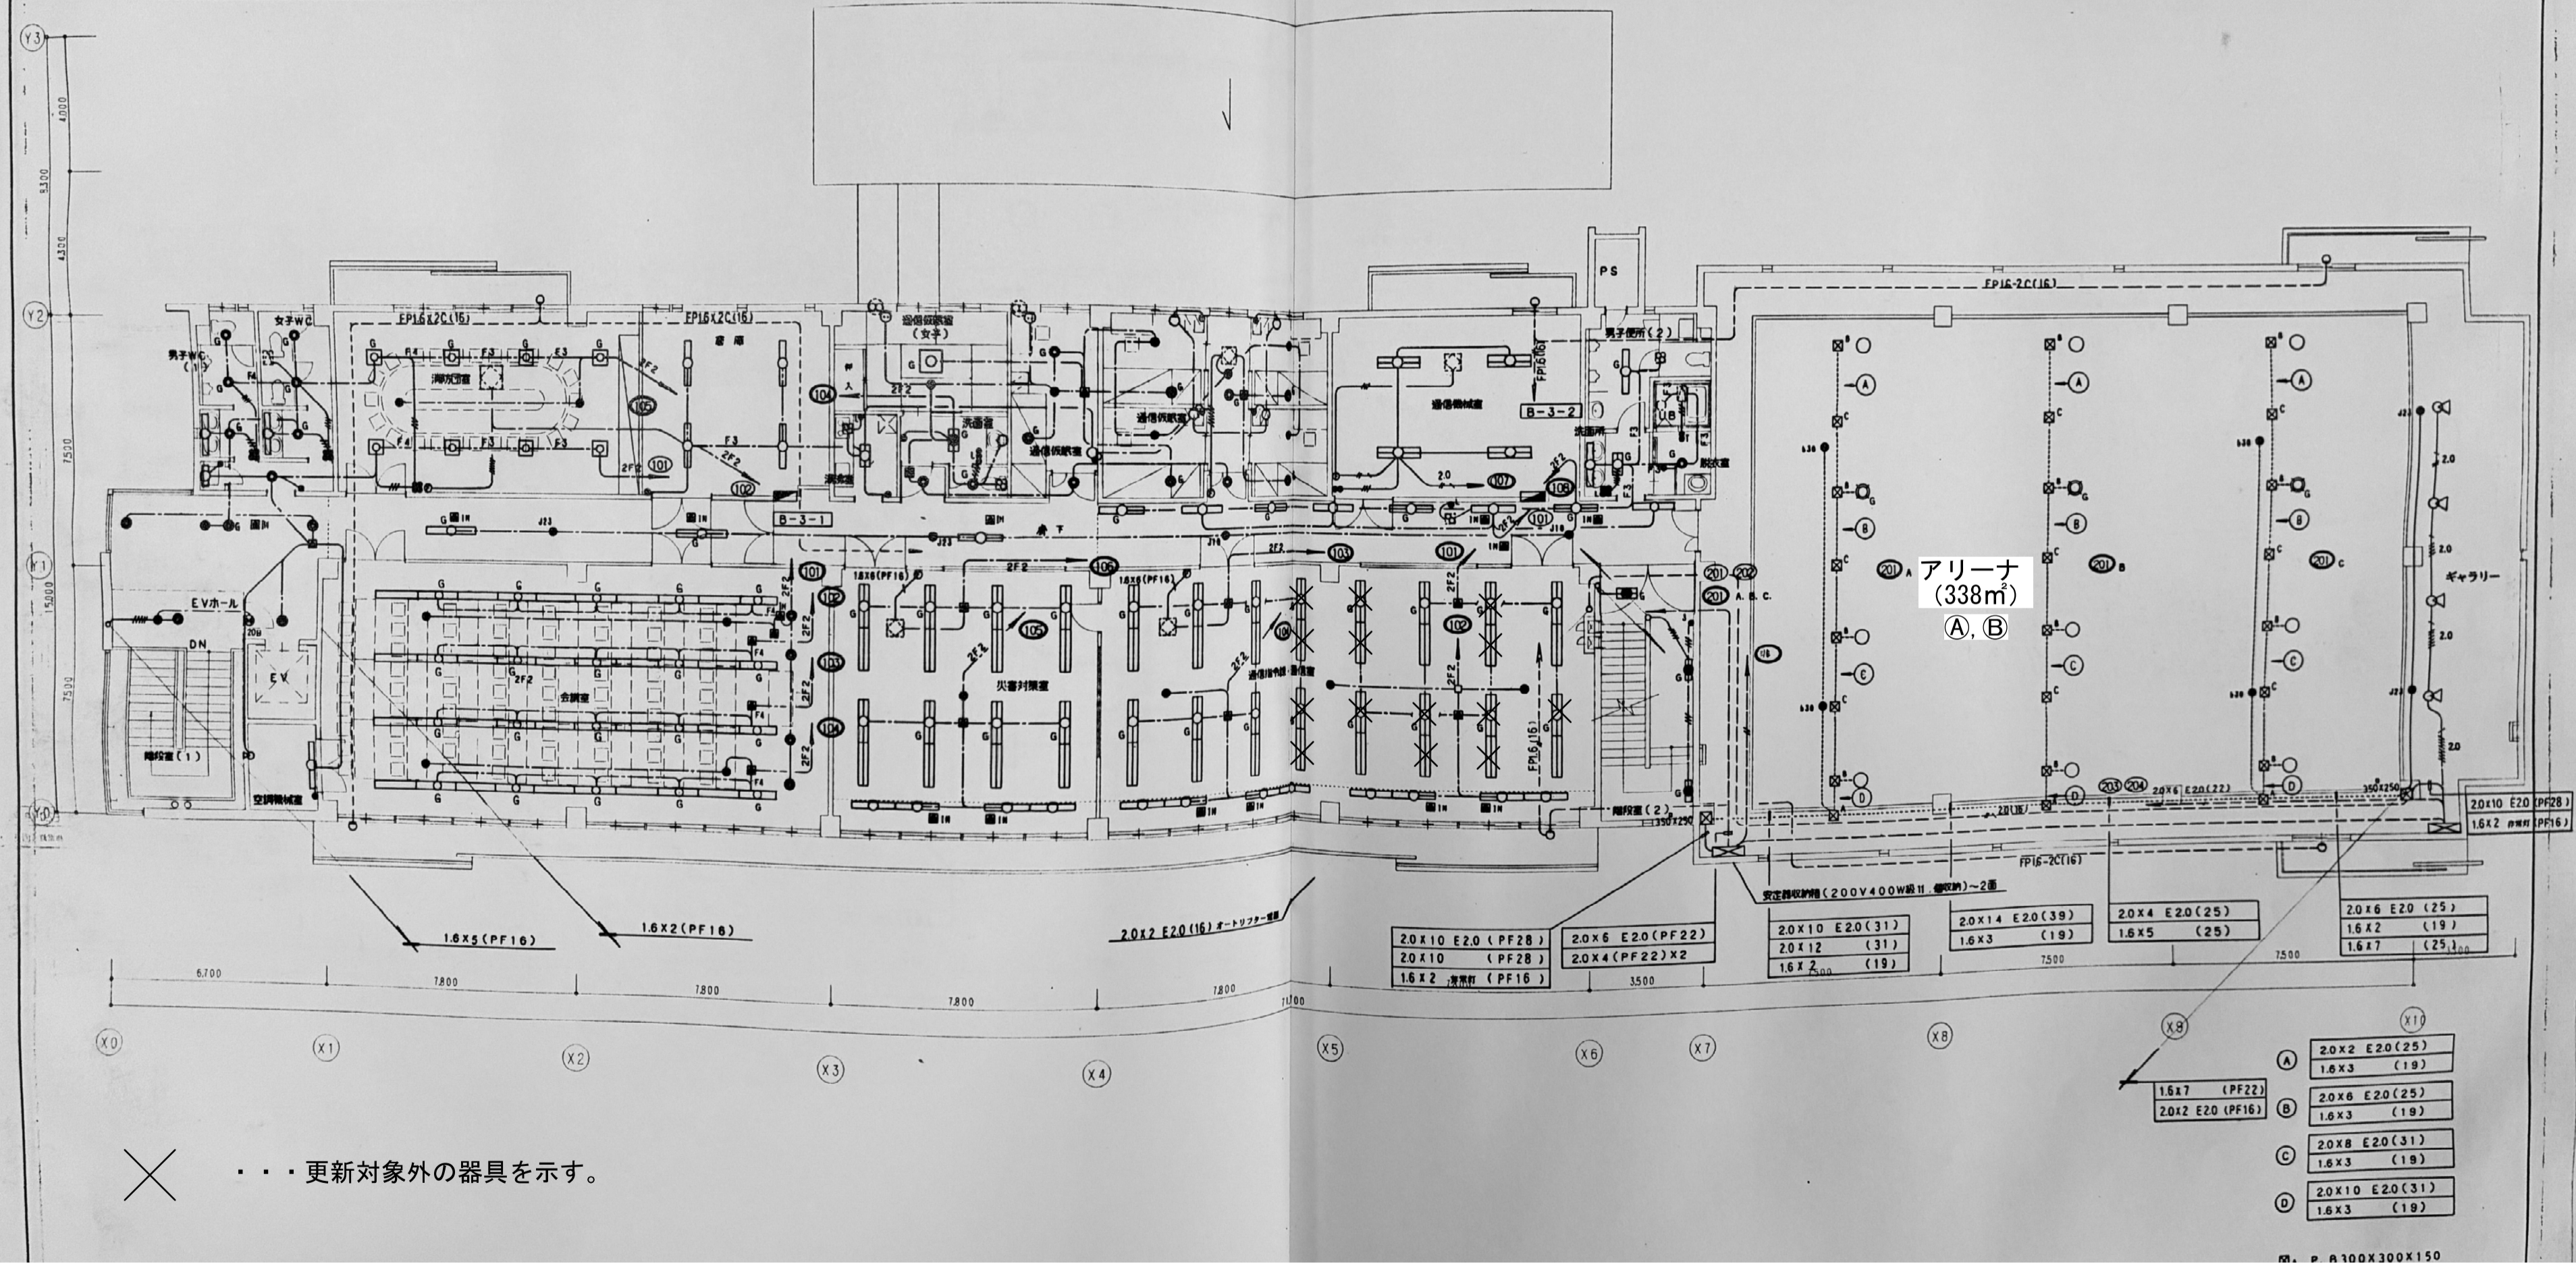

図面番号	工事名	種別図面	縮尺	設計・年月	課長	補佐	係長	主任	担当	 出雲市都市建設部建築住宅課 設計者
消防本部 E-5	令和8年度 出雲市公共施設照明LED化工事 (屋内・出雲)	電灯平面図 (3階)	NS	R8.4						